


**PONTOS HIDRÁULICOS (ALTURAS)**

CDE	CAIXA DE DESCARGA EXTERNA (SOBREPOR)	A 1,70m	DO PISO PRONTO.
RG	REGISTRO DE GAVETA (NÃO COTADO)	A 0,30m	DO PISO PRONTO.
CDA	CAIXA DE DESCARGA ACOPLADA	A 0,30m	DO PISO PRONTO.
RP	REGISTRO DE PRESSÃO	A 1,10m	DO PISO PRONTO.
R	RAMAL NÃO COTADO	A 0,30m	DO PISO PRONTO.
LV	LAVANDERIA	A 1,20m	DO PISO PRONTO.
L	LAVATÓRIO	A 0,60m	DO PISO PRONTO.
CH	CHUVEIRO	A 2,10m	DO PISO PRONTO.
D	DUCHA	A 0,30m	DO PISO PRONTO.
P	PIA	A 1,10m	DO PISO PRONTO.

**EQUIVALÊNCIA PVC SOLDÁVEL**

DIÂM. (mm)	POLEGADA
20	1/2"
25	3/4"
32	1"
40	1.1/4"
50	1.1/2"
60	2"

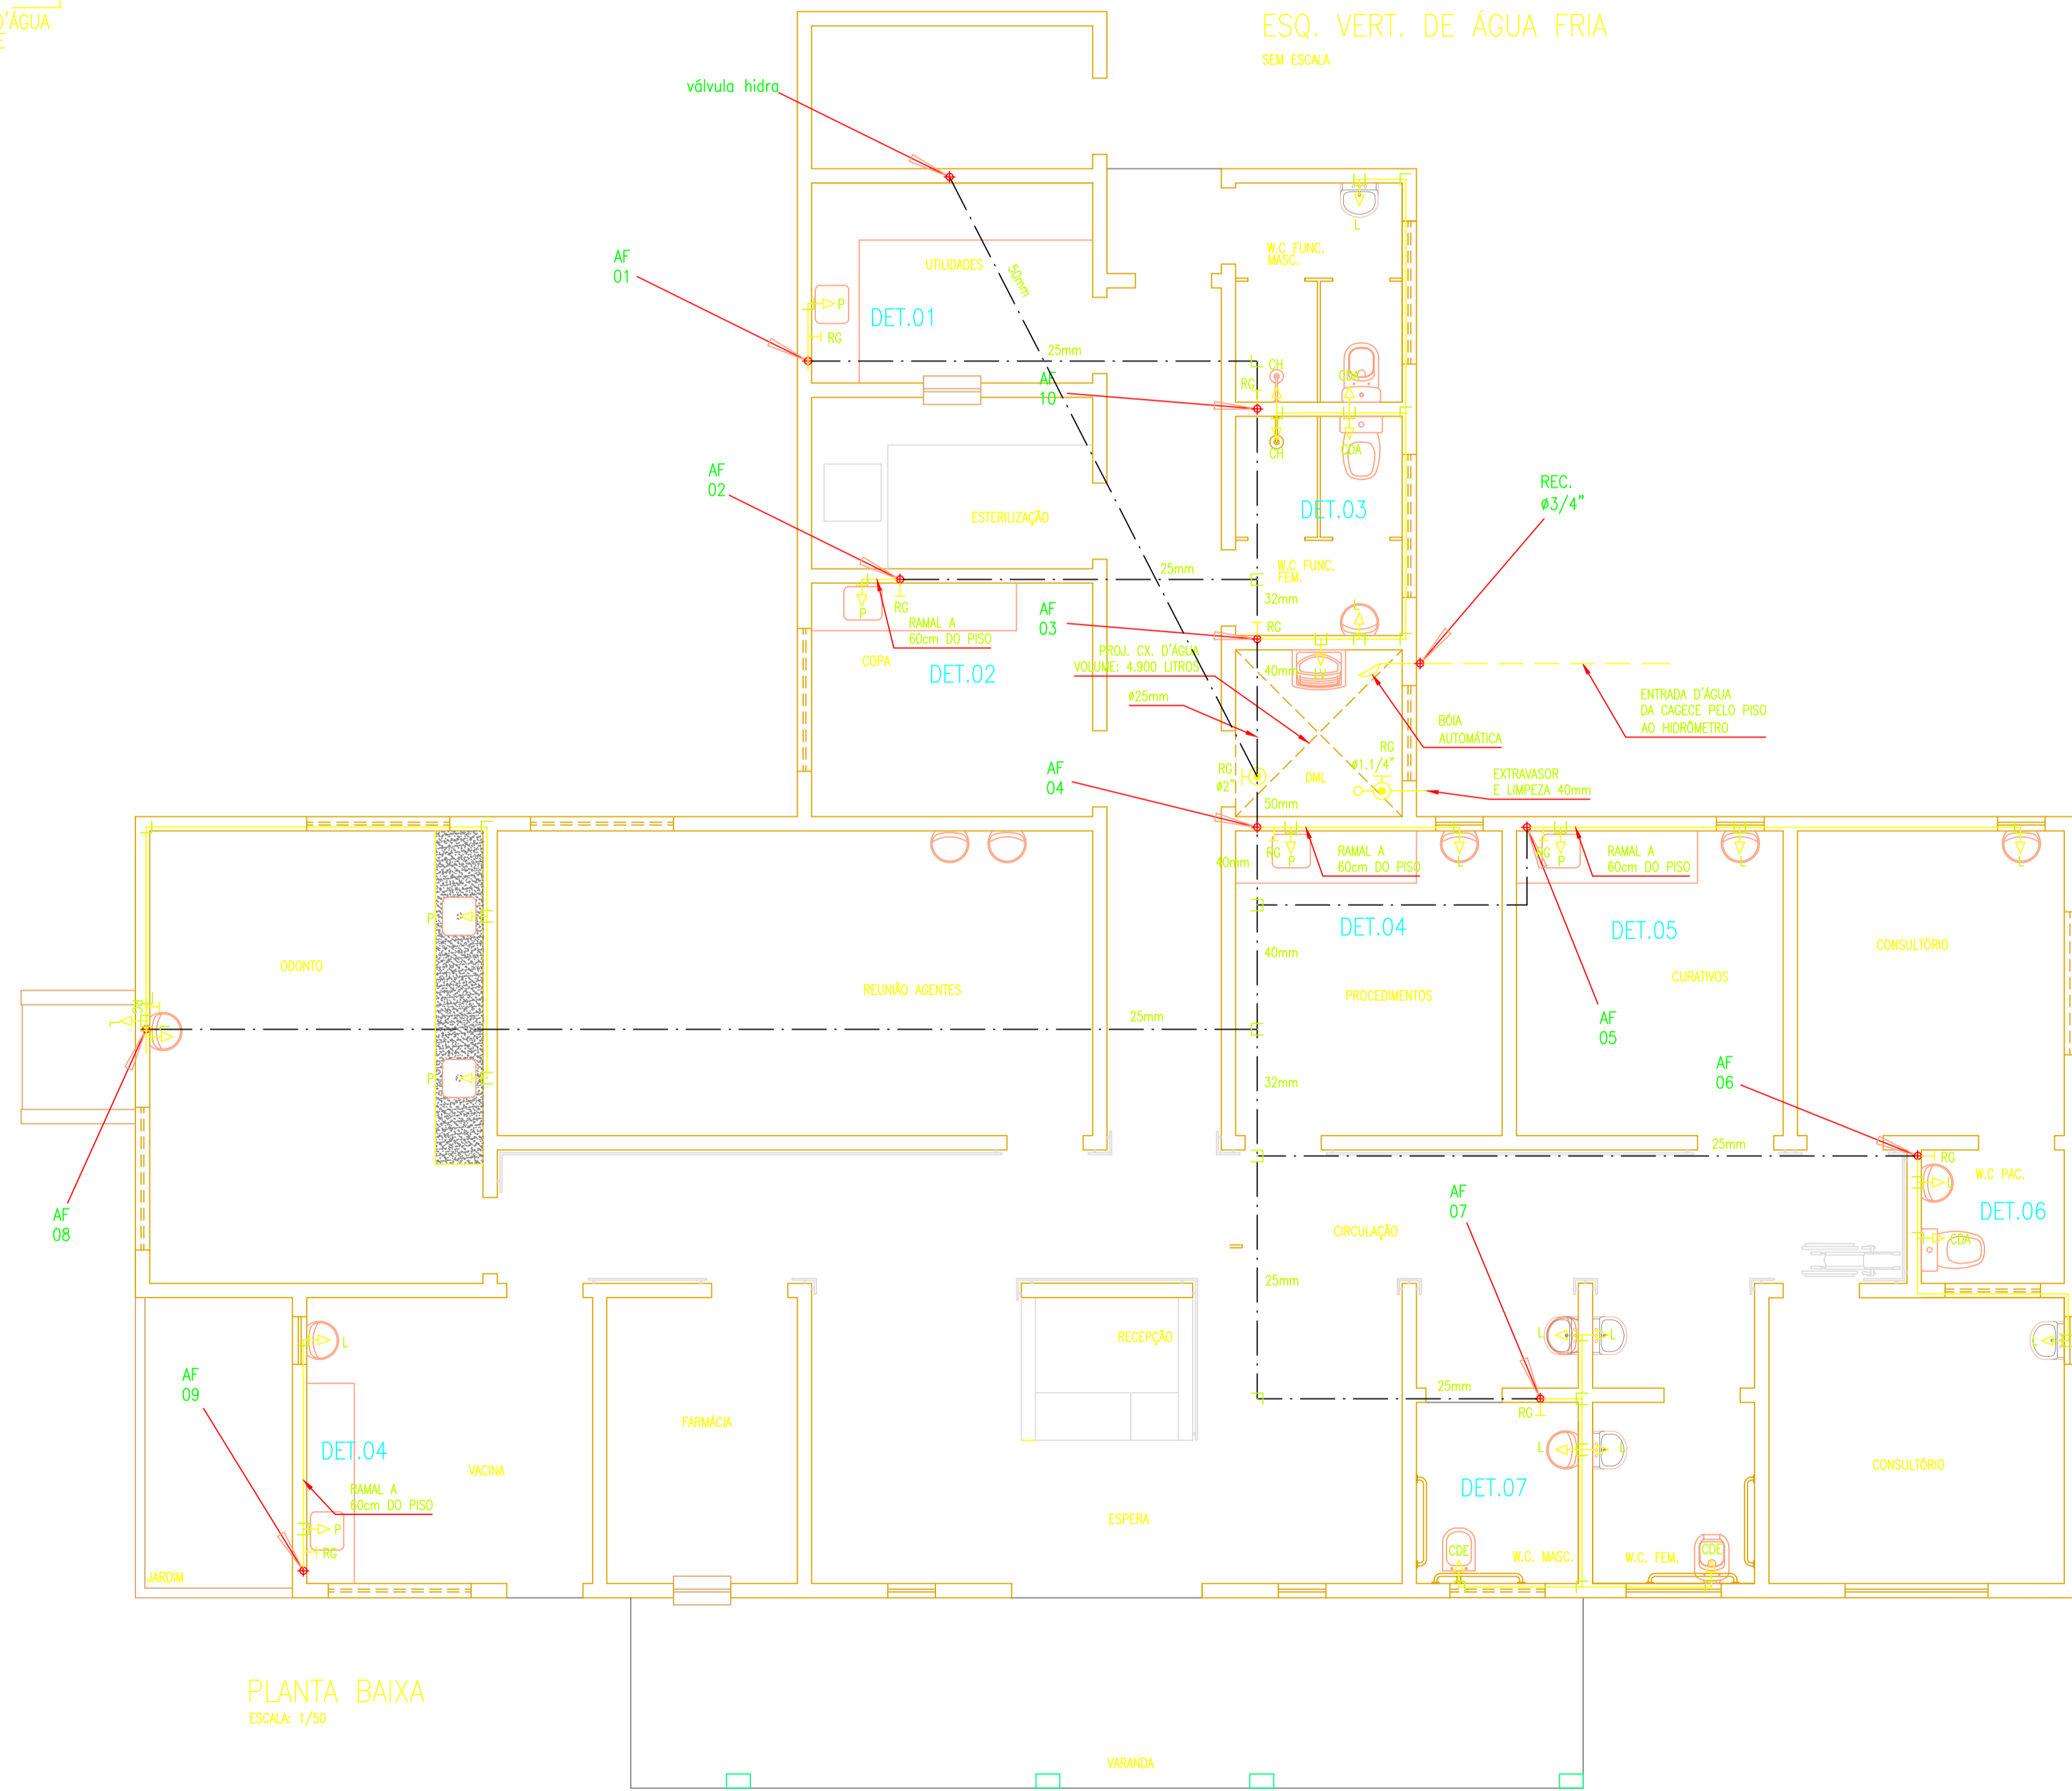

PLANTA BAIXA  
ESCALA: 1/50

CREA

PROPRIETÁRIO

RESPONSÁVEL TÉCNICO - PROJETO

PROPRIETÁRIO  
Prefeitura de Potiretama.

**PROJETO DE INSTALAÇÃO HIDRÁULICA**

DADOS DA OBRA / DESCRIÇÃO  
POSTO DE SAÚDE.

ENDEREÇO

CONTEÚDO DA PRANCHA  
PLANTA BAIXA;  
ESQUEMA VERTICAL;  
PERSPECTIVAS ISOMÉTRICAS;  
LEGENDA.

ESCALA: INDICADA	DATA: NOV./2010	DESENHO: CAMILA
REVISÃO:		PRANCHA
ARQUIVO: S-2010-06		01

É proibida no todo ou em parte a reprodução deste projeto sem a prévia autorização dos responsáveis técnicos.